


塔石中継所 敷地平面図

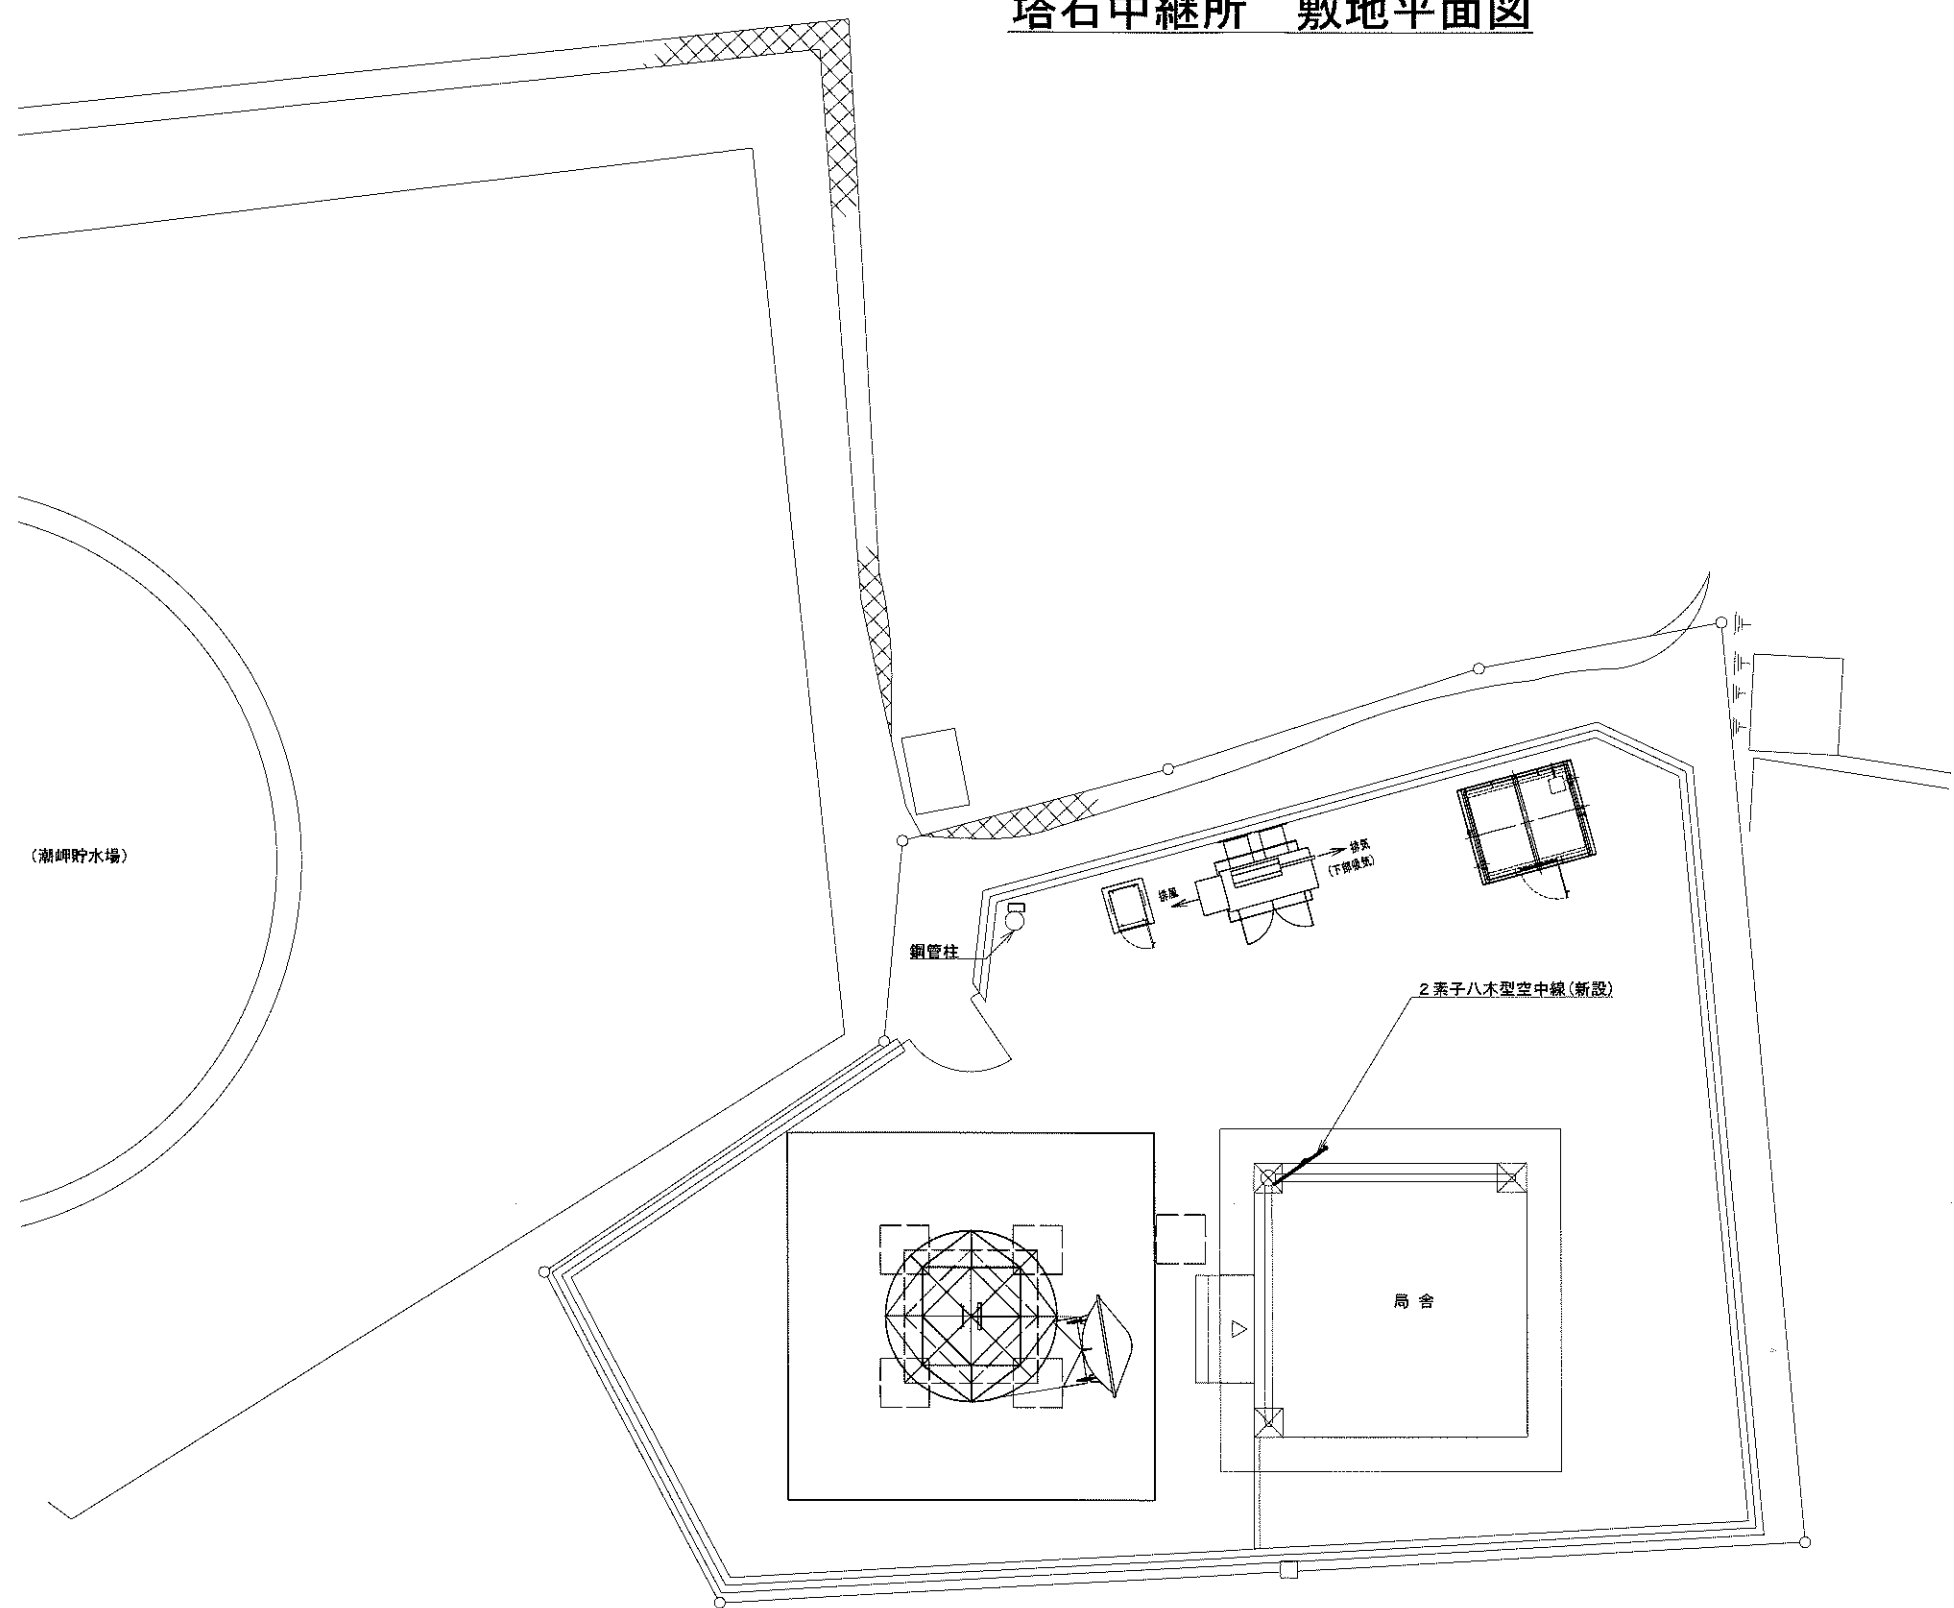

敷地平面図 S=1:75

緯度：33° 27' 33"


経度：135° 46' 37"

施工場所：串本町潮岬字塔石3731

凡 例			
	新設		撤去
	新設		撤去
	既設		既設

工事名	令和4年度 和歌山県移動系防災行政無線 再整備に係る実施設計業務委託		
図面名	塔石中継所 敷地平面図		
作成年月日	令和5年 3月		
縮尺	1:75	図面番号	53葉之内18
会社名	電設コンサルタンツ株式会社		
事業者名	和歌山県		

塔石中継所 立面図

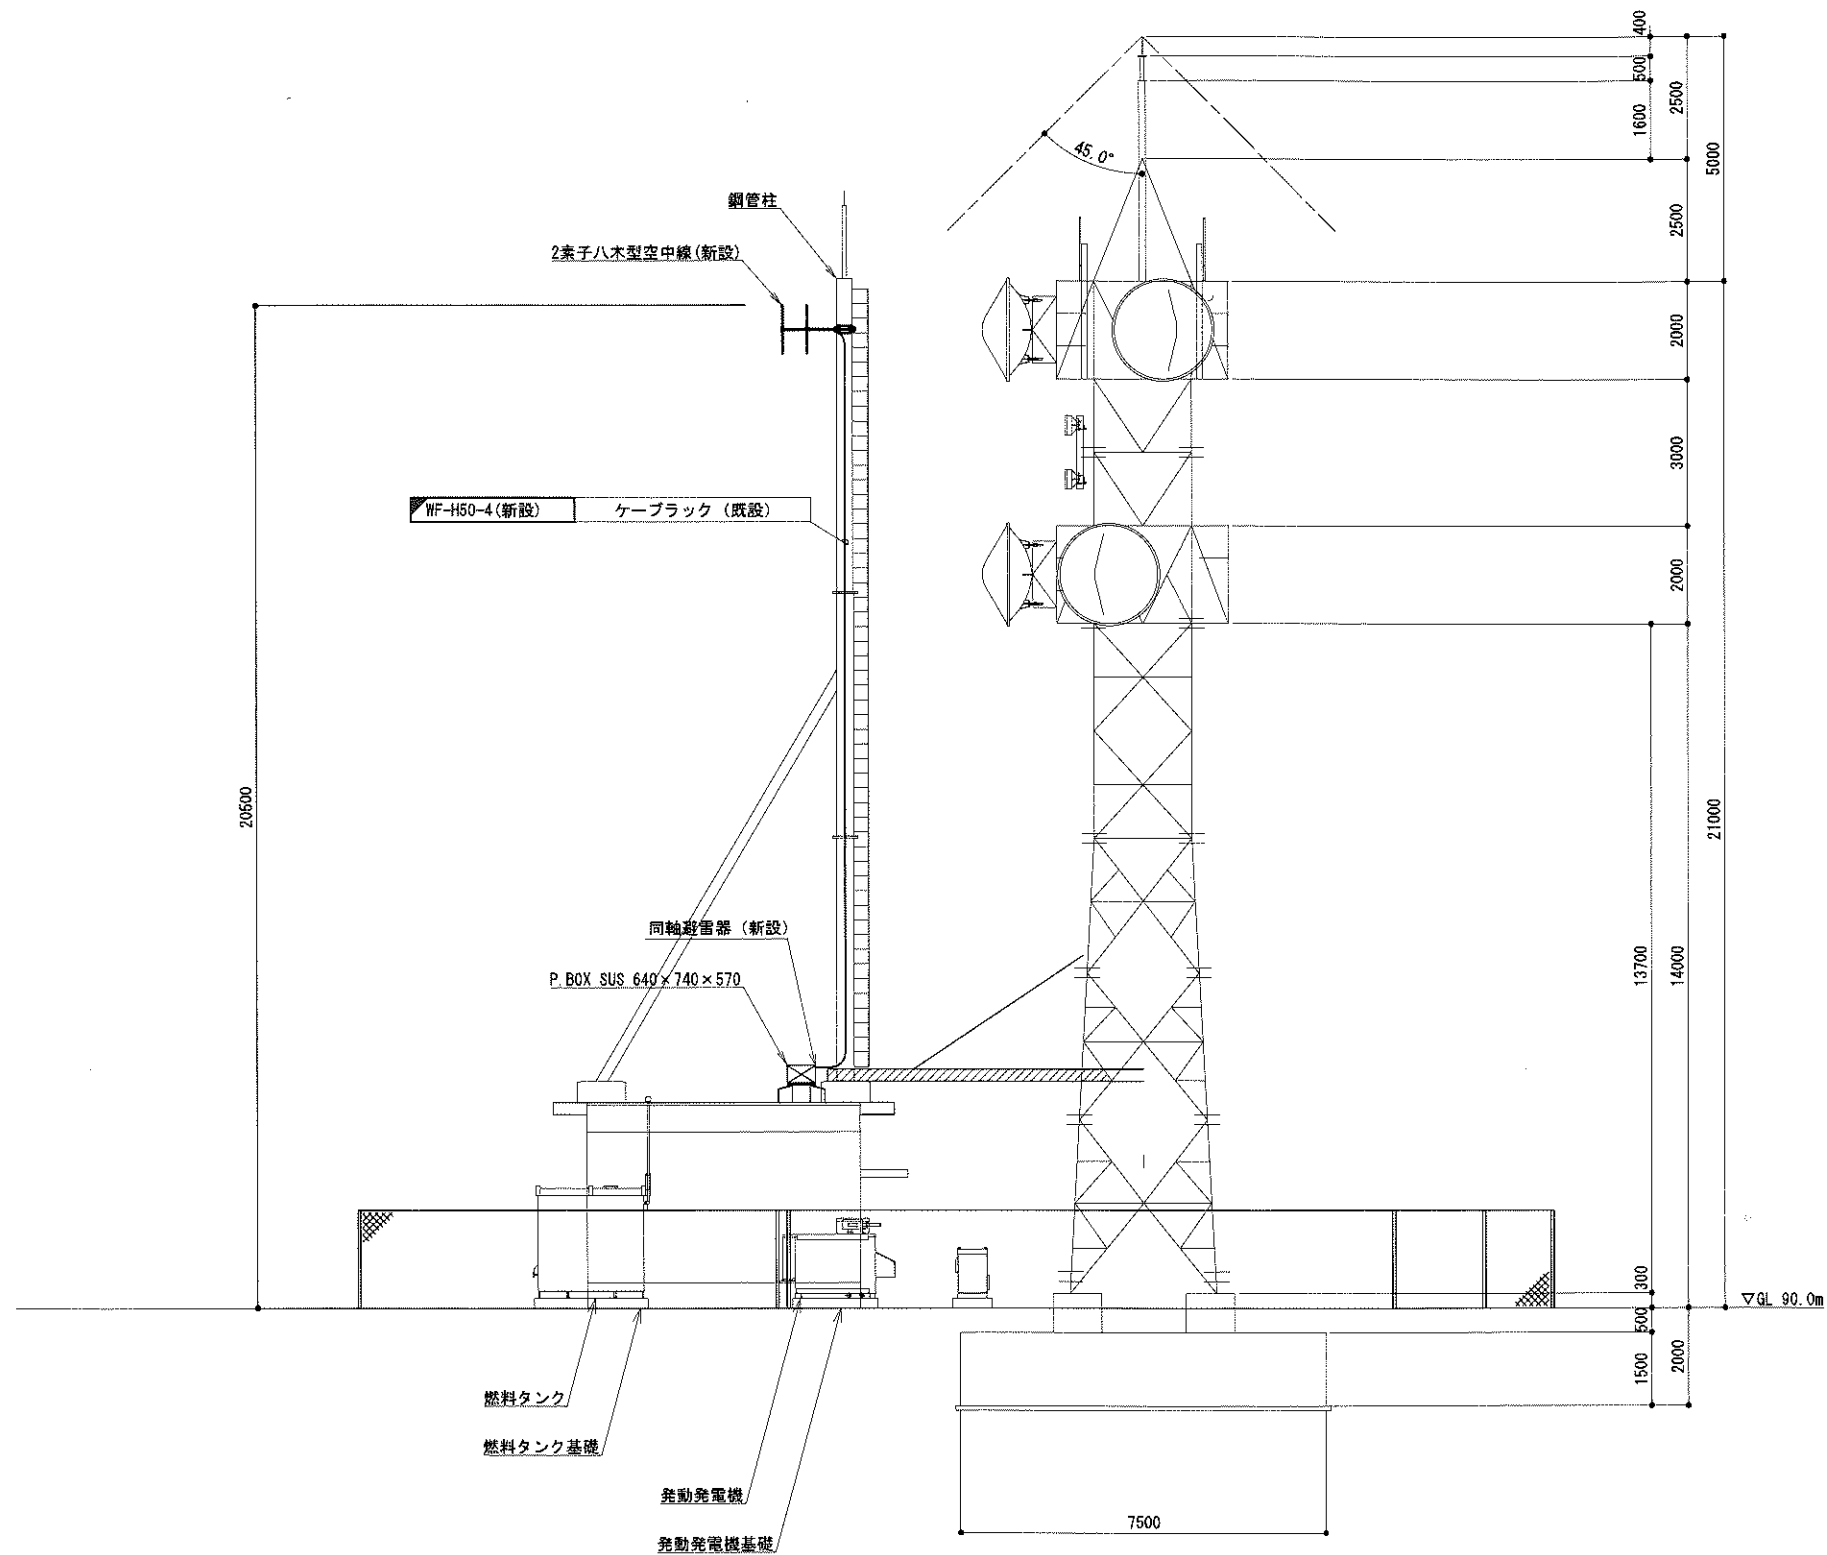


西側立面図 S=1:75

凡 例			
	: 新設		: 撤去
	: 新設		: 撤去
	: 既設		: 既設


工事名	令和4年度 和歌山県移動系防災行政無線 再整備に係る実施設計業務委託		
図面名	塔石中継所 立面図		
作成年月日	令和5年 3月		
縮尺	1:75	図面番号	53 葉之内 19
会社名	電設コンサルタンツ株式会社		
事業者名	和 歌 山 県		

塔石中継所 機器配置図

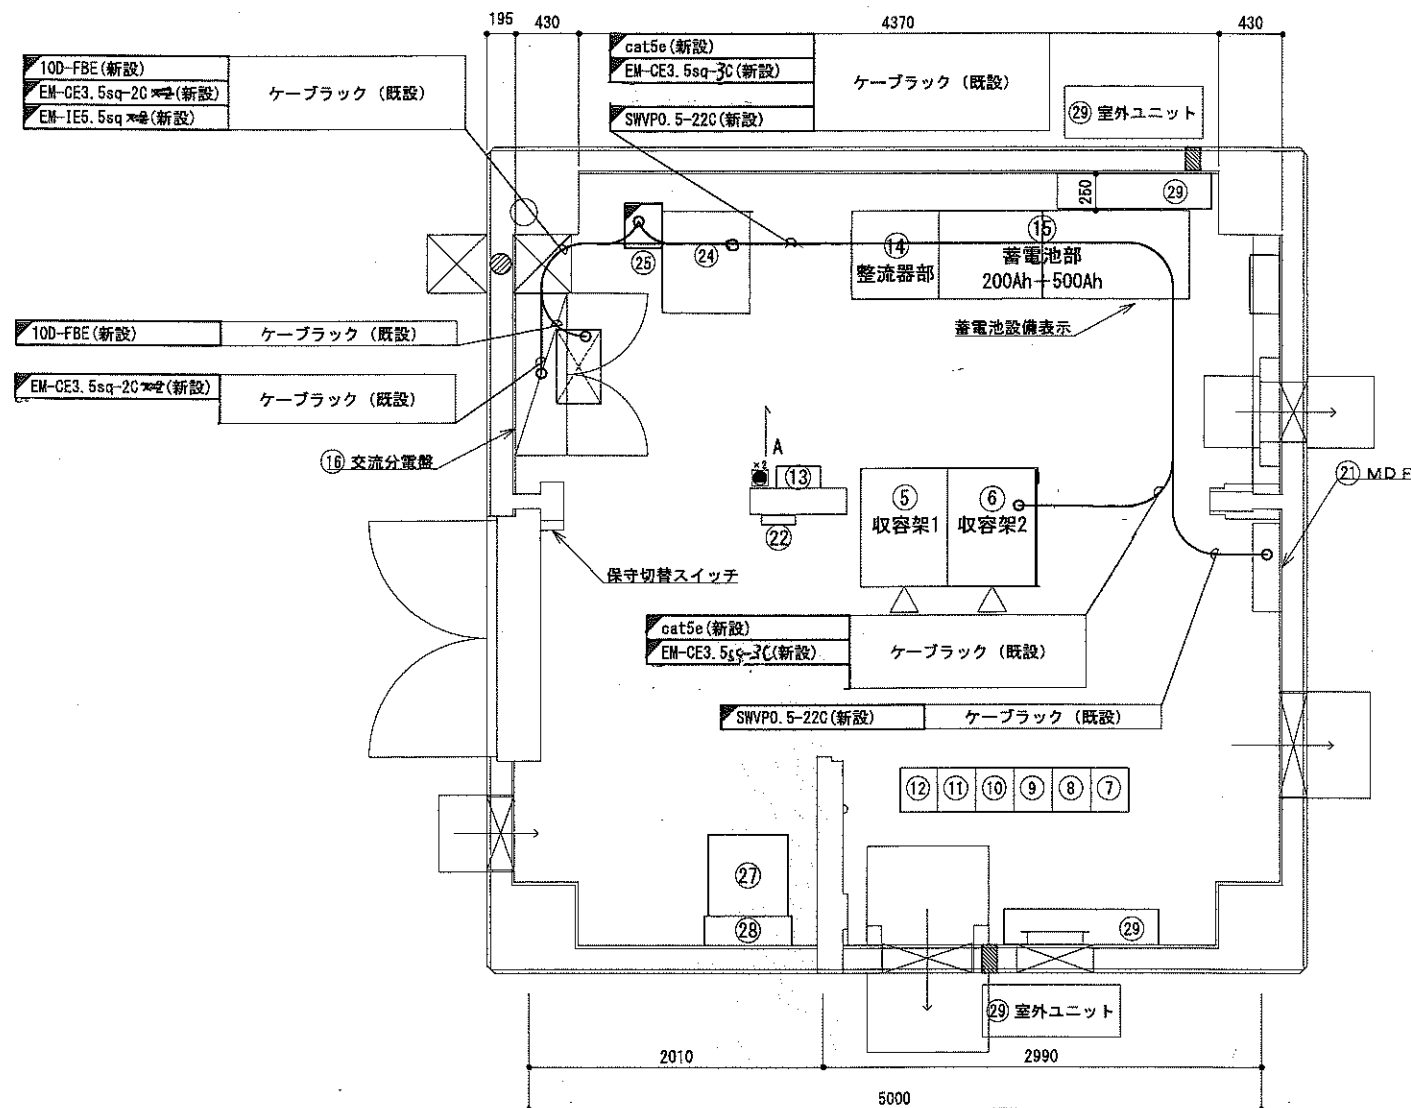


機器配置図 S=1:25

番号	機器名	番号	機器名
⑤	収容架 1	②①	MDF
⑥	収容架 2	②②	火災報知器
⑦	共通波用 6 波共用器	②③	ダンパー制御盤
⑧	共通波用基地局無線機 (基本架)	②④	収容架 (VPNルータ)
⑨	共通波用基地局無線機 (増設架)	②⑤	基地局無線装置
⑩	活動波用 2 波共用器		
⑪	活動波用基地局無線機 1	②⑦	耐雷トランス (10kVA)
⑫	活動波用基地局無線機 2	②⑧	限流抵抗回路盤
⑬	乾燥空気充填装置	②⑨	空調機
⑭	直流電源装置 (-48V 25A×6)		
⑮	蓄電池盤 (700AH)		
⑯	交流・直流分電盤		
⑰	耐雷トランス (15kVA)		
⑱	発電機 (15kVA)		
⑲	燃料タンク (490L)		
⑳	引込計器盤		

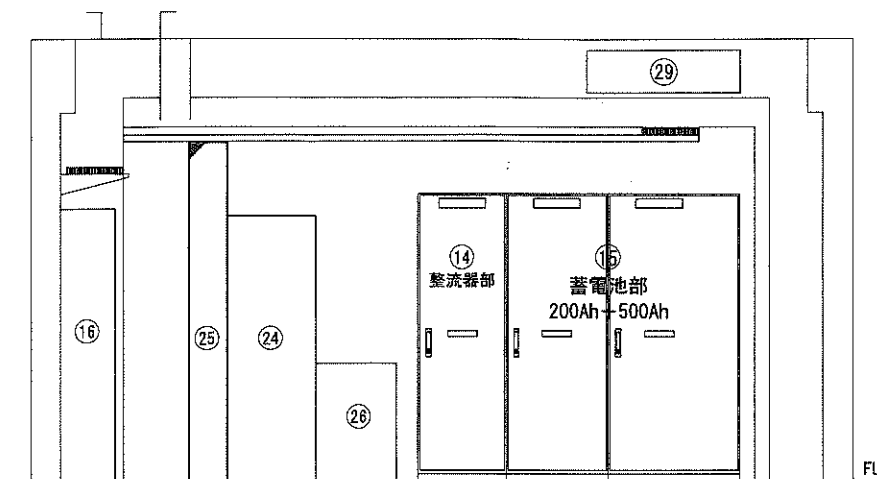

A面立面図 S=1:25

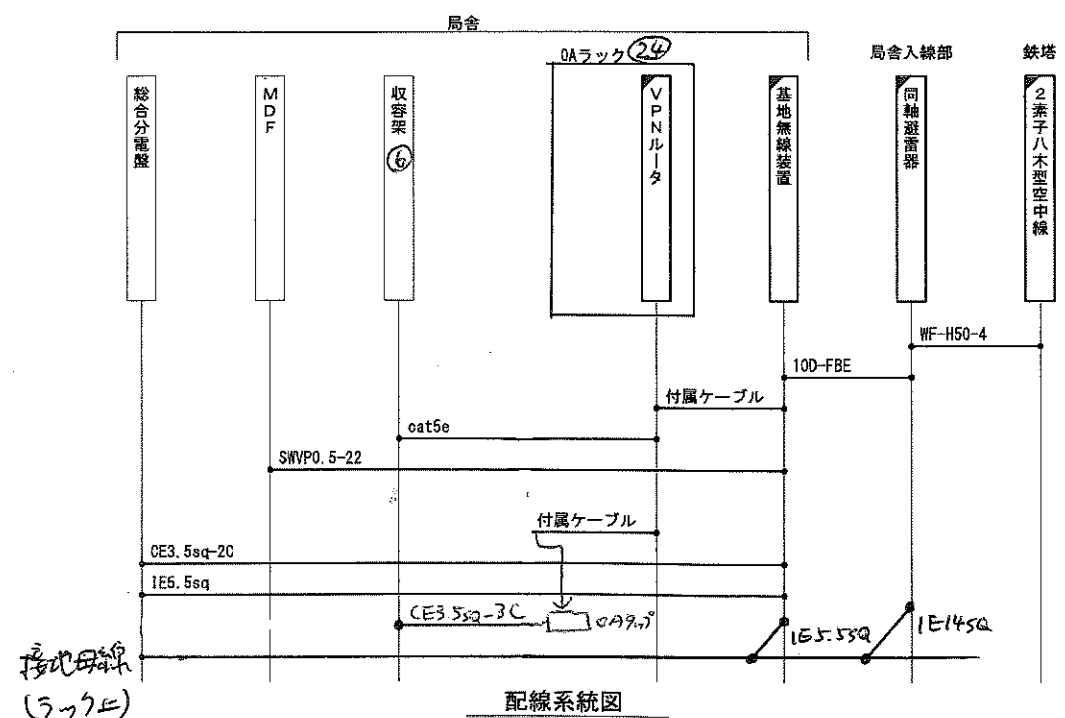

配線系統図

凡例	
■	新設
□	既設
—	新設
- - -	撤去

工事名	令和4年度 和歌山県警察本部行政事務 再整備に係る実施設計業務委託
図面名	塔石中継所 機器配置図
作成年月日	令和5年 3月
縮尺	1:25
図面番号	53葉之内20
会社名	電設コンサルタンツ株式会社
事業者名	和歌山県